
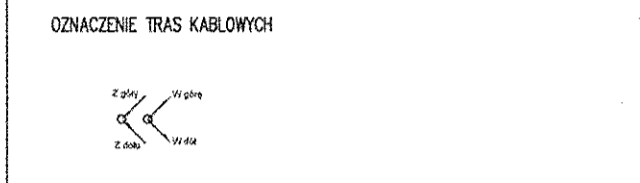


- LEGENDA**
- Przyłącze sygnałowe systemu elektroakustyki
 - Przyłącze głośnikowe głównego systemu nagłośnienia
 - Przyłącze głośnikowe zestawów doposażenia frontu sceny
 - Przyłącze głośnikowe zestawów doposażenia loży
 - Przyłącze głośnikowe na korytarzach
 - Przyłącze głośnikowe na Foyer oraz Westybulu
 - Przyłącze sygnałowe krosownicze na scenie
 - Przyłącze konsoly mikerskiej systemu nagłośnienia
 - Główna szafa krosownicza systemu elektroakustycznego
 - Szafy sprzętowe w amplifikatorach
 - Przyłącze sygnałowe systemu multimedialnego
 - Przyłącze reżyjskie systemu multimedialnego
 - Główna szafa krosownicza systemu multimedialnego
 - Przyłącze sygnałowe systemu inspicjenta
 - Główny stół inspicjenta
 - Stół sprzętowy systemu inspicjenta
 - Transparent podświetlony "CISZA"
 - Zegar systemu inspicjenta
 - Kamera podświetlona sceny i widowni
 - Sygnalizator akcji scenicznej
 - Przyłącze identyfikacji podświetlenia
 - Tablica elektryczna systemu elektroakustycznego
 - Tablica elektryczna systemu elektroakustycznego
 - Tablica elektryczna systemu multimedialnego oraz systemu inspicjenta

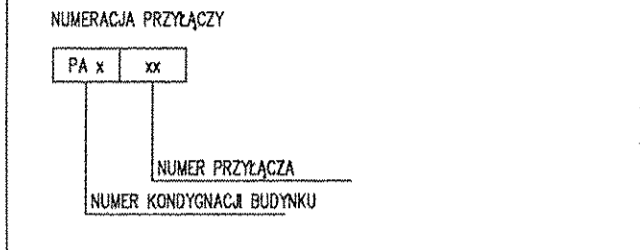

**URZĄD MIASTA KRAKOWA
WYDZIAŁ ARCHITECTURY
I URBANISTYKI**

Projekt: Budowa instalacji DSO oraz przebudowa instalacji elektrycznej, instalacji kablowej systemów scenicznych i niskoprądowych w teatrze im. Juliusza Słowackiego w Krakowie

Adres: pl. Św. Ducha 1, pl. Św. Ducha 2, 31-023 Kraków

Investor: Teatr im. Juliusza Słowackiego w Krakowie

Adres: pl. Św. Ducha 1, 31-023 Kraków

Branszowe Biuro Projektowe: **GORYCKI & SZNYTERMAN**

HEADFIRST TECHNOLOGIES

Gorycki & Sznyterman Sp. z o.o.
ul. Chałubińskiego 53, 30 - 698 Kraków
tel. 012 259 13 00, fax 012 259 13 02
www.hfs.pl

Branza: Elektryczna

Projektant: mgr inż. Roman Sowiński

Sprawdzający: mgr inż. Robert Słodut

Opracował: mgr inż. Bartłomiej Szczygiel

Nazwa rysunku: Instalacje systemów Audio-Video poziom 0

Data: 10.2017 Skala: 1:100 Format: A2

Faza Projektu: PROJEKT BUDOWLANY

Nr Rysunku: TS-AV-02 Rewizja: 0

TEATR "SŁOWACKI
PARTER

POW. UŻYTKOWA

WOJEWÓDZKI URZĄD
OCHRONY ZABYTKÓW W KRAKOWIE
31-409 Kraków, ul. Kanonicza 24
tel. 12 426-10-10, 12 426-41-00
NIP 576-17-38-911 REGON 003919214

Małopolski
Wojewódzki Konserwator Zabytków
w Krakowie
31-002 Kraków, ul. Kanonicza 24