
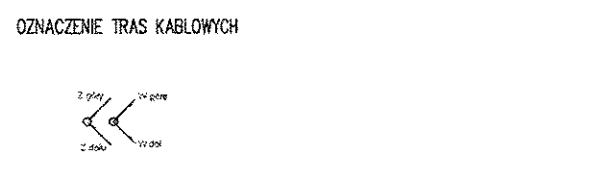


- LEGENDA**
- Przyłącze sygnałowe systemu elektroakustyki
 - Przyłącze głośnikowe głośnikowego systemu nagłośnienia
 - Przyłącze głośnikowe zestawów dopiętowania frontu sceny
 - Przyłącze głośnikowe na dopiętowania izoły
 - Przyłącze głośnikowe na korytarzach
 - Przyłącze głośnikowe na Foyer oraz Westybulu
 - Przyłącze sygnałowe krosownicze na scenie
 - Przyłącze konsoly mikerskiej systemu nagłośnienia
 - Główna szafa krosownicza systemu elektroakustycznego
 - Szafa sprzętowa w amplifikatorach
 - Przyłącze sygnałowe systemu multimedialnego
 - Przyłącze rozpraszanie systemu multimedialnego
 - Główna szafa krosownicza systemu multimedialnego
 - Przyłącze sygnałowe systemu inspicjenta
 - Główna stonowisko inspicjenta
 - Szafa sprzętowa systemu inspicjenta
 - Transparent podświetlony "OSZA"
 - Zegar systemu inspicjenta
 - Kamera podglądu sceny i widowni
 - Sygnalizator akcji scenicznej
 - Przyłącze telewizora podglądu akcji scenicznej
 - Tablica elektryczna systemu elektroakustycznego
 - Tablica elektryczna systemu elektroakustycznego
 - Tablica elektryczna systemu multimedialnego oraz systemu inspicjenta

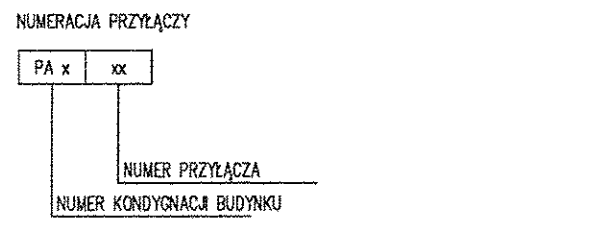

URZĄD MIASTA KRAKOWA
WYDZIAŁ ARCHITEKTURY
LIPIŃSKIEGO 1
 31-033 Kraków, Rynek Podgórski 1

Projekt
 Budowa instalacji DSO oraz przebudowa instalacji elektrycznej, instalacji kablowej systemów scenicznych i niskoprądowych w teatrze im. Juliusza Słowackiego w Krakowie

Adres
 pl. Św. Ducha 1, pl. Św. Ducha 2, 31-023 Kraków

Inwestor
 Teatr im. Juliusza Słowackiego w Krakowie

Adres
 pl. Św. Ducha 1, 31-023 Kraków

Branszowe Biuro Projektowe
GORYCKI & SZNYTERMAN

HEADFIRST TECHNOLOGIES

Gorycki & Sznyterman Sp. z o.o.
 ul. Chałubińskiego 53, 30-698 Kraków
 tel. 012 259 13 00, fax 012 259 13 02
 www.gps.pl

Bransza Elektryczna

Projektant
 mgr inż. Roman Sowiński

Nr Uprawnień MAP/0148/POE/06 Podpis

Sprawdzający
 mgr inż. Robert Studut

Nr Uprawnień MAP/0147/POE/06 Podpis

Opracował
 mgr inż. Bartłomiej Szczygiel

Nazwa rysunku

Instalacje systemów Audio-Video poziom +3

Data 10.2017 **Skala** 1:100 **Format** A2

Faza Projektu PROJEKT BUDOWLANY

Nr Rysunku TS-AV-05 **Revizja** 0

TEATR "SŁOWACKI"
 3 PIĘTRO
 POW. UŻYTKOWA

WOJEWÓDZKI URZĄD
 OCHRONY ZABYTKÓW W KRAKOWIE
 31-002 Kraków, ul. Kanonicza 24
 tel. 12 426 10 10, 12 426 41 00
 NIP 676-17-38-611 REGON 003076214

Małopolski
 Wojewódzki Konserwator Zabytków
 w Krakowie
 31-002 Kraków, ul. Kanonicza 24