




KROS Tablica krosownicza obwodów regulowanych

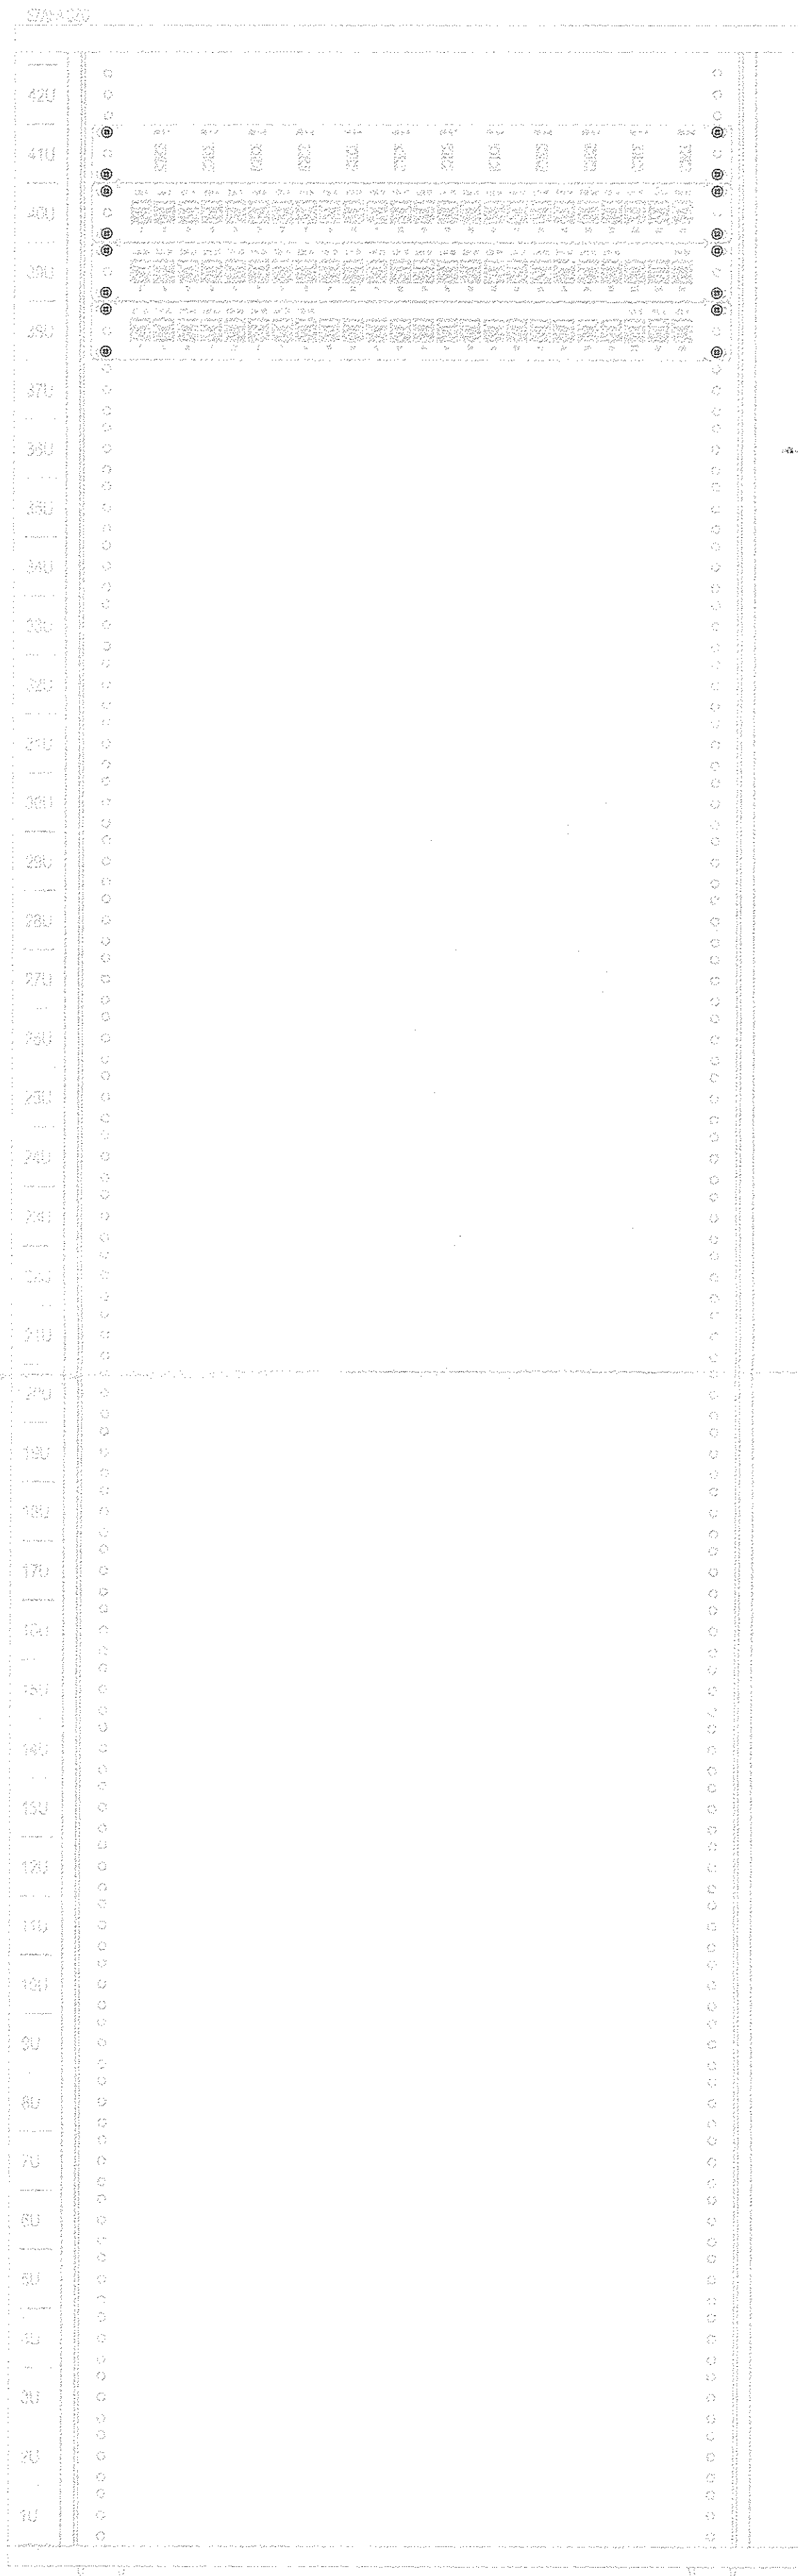

Przyłącza KS REZ 1
Audioteatru KS R-22

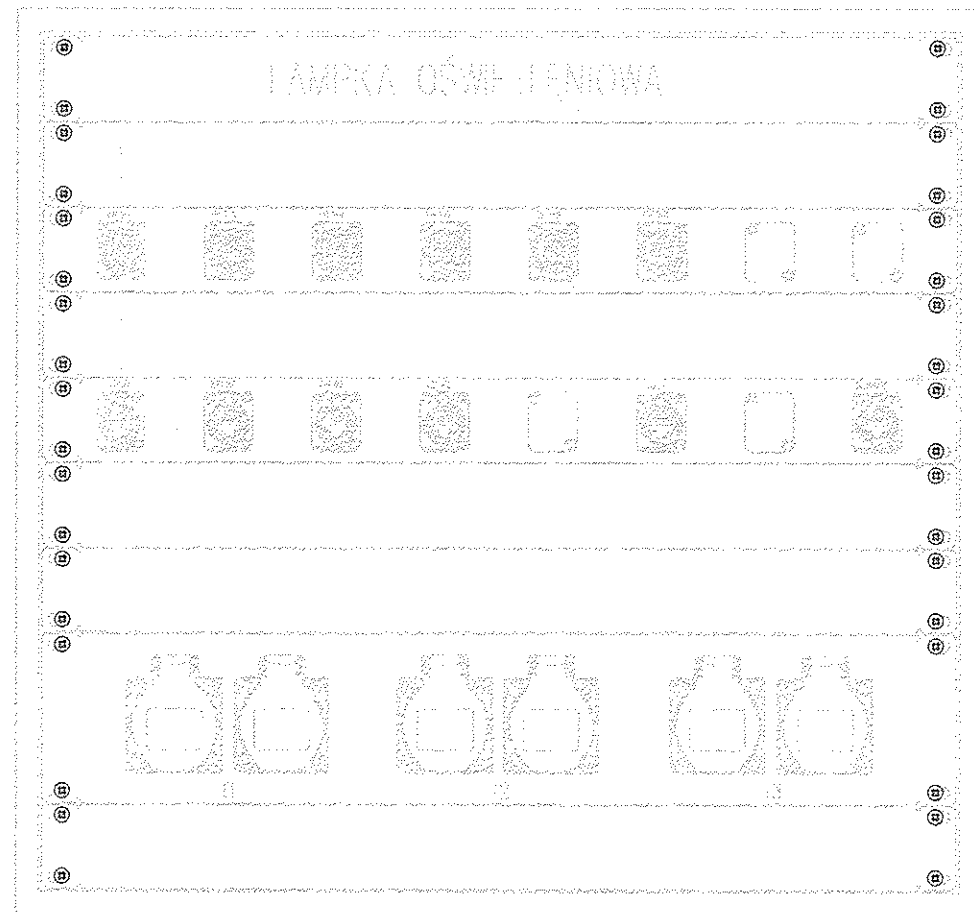

URZĄD MIASTA KRAKOWA
WYDZIAŁ ARCHITEKTURY
I URBANISTYKI
31-033 Kraków, Rynek Podgórecki 4

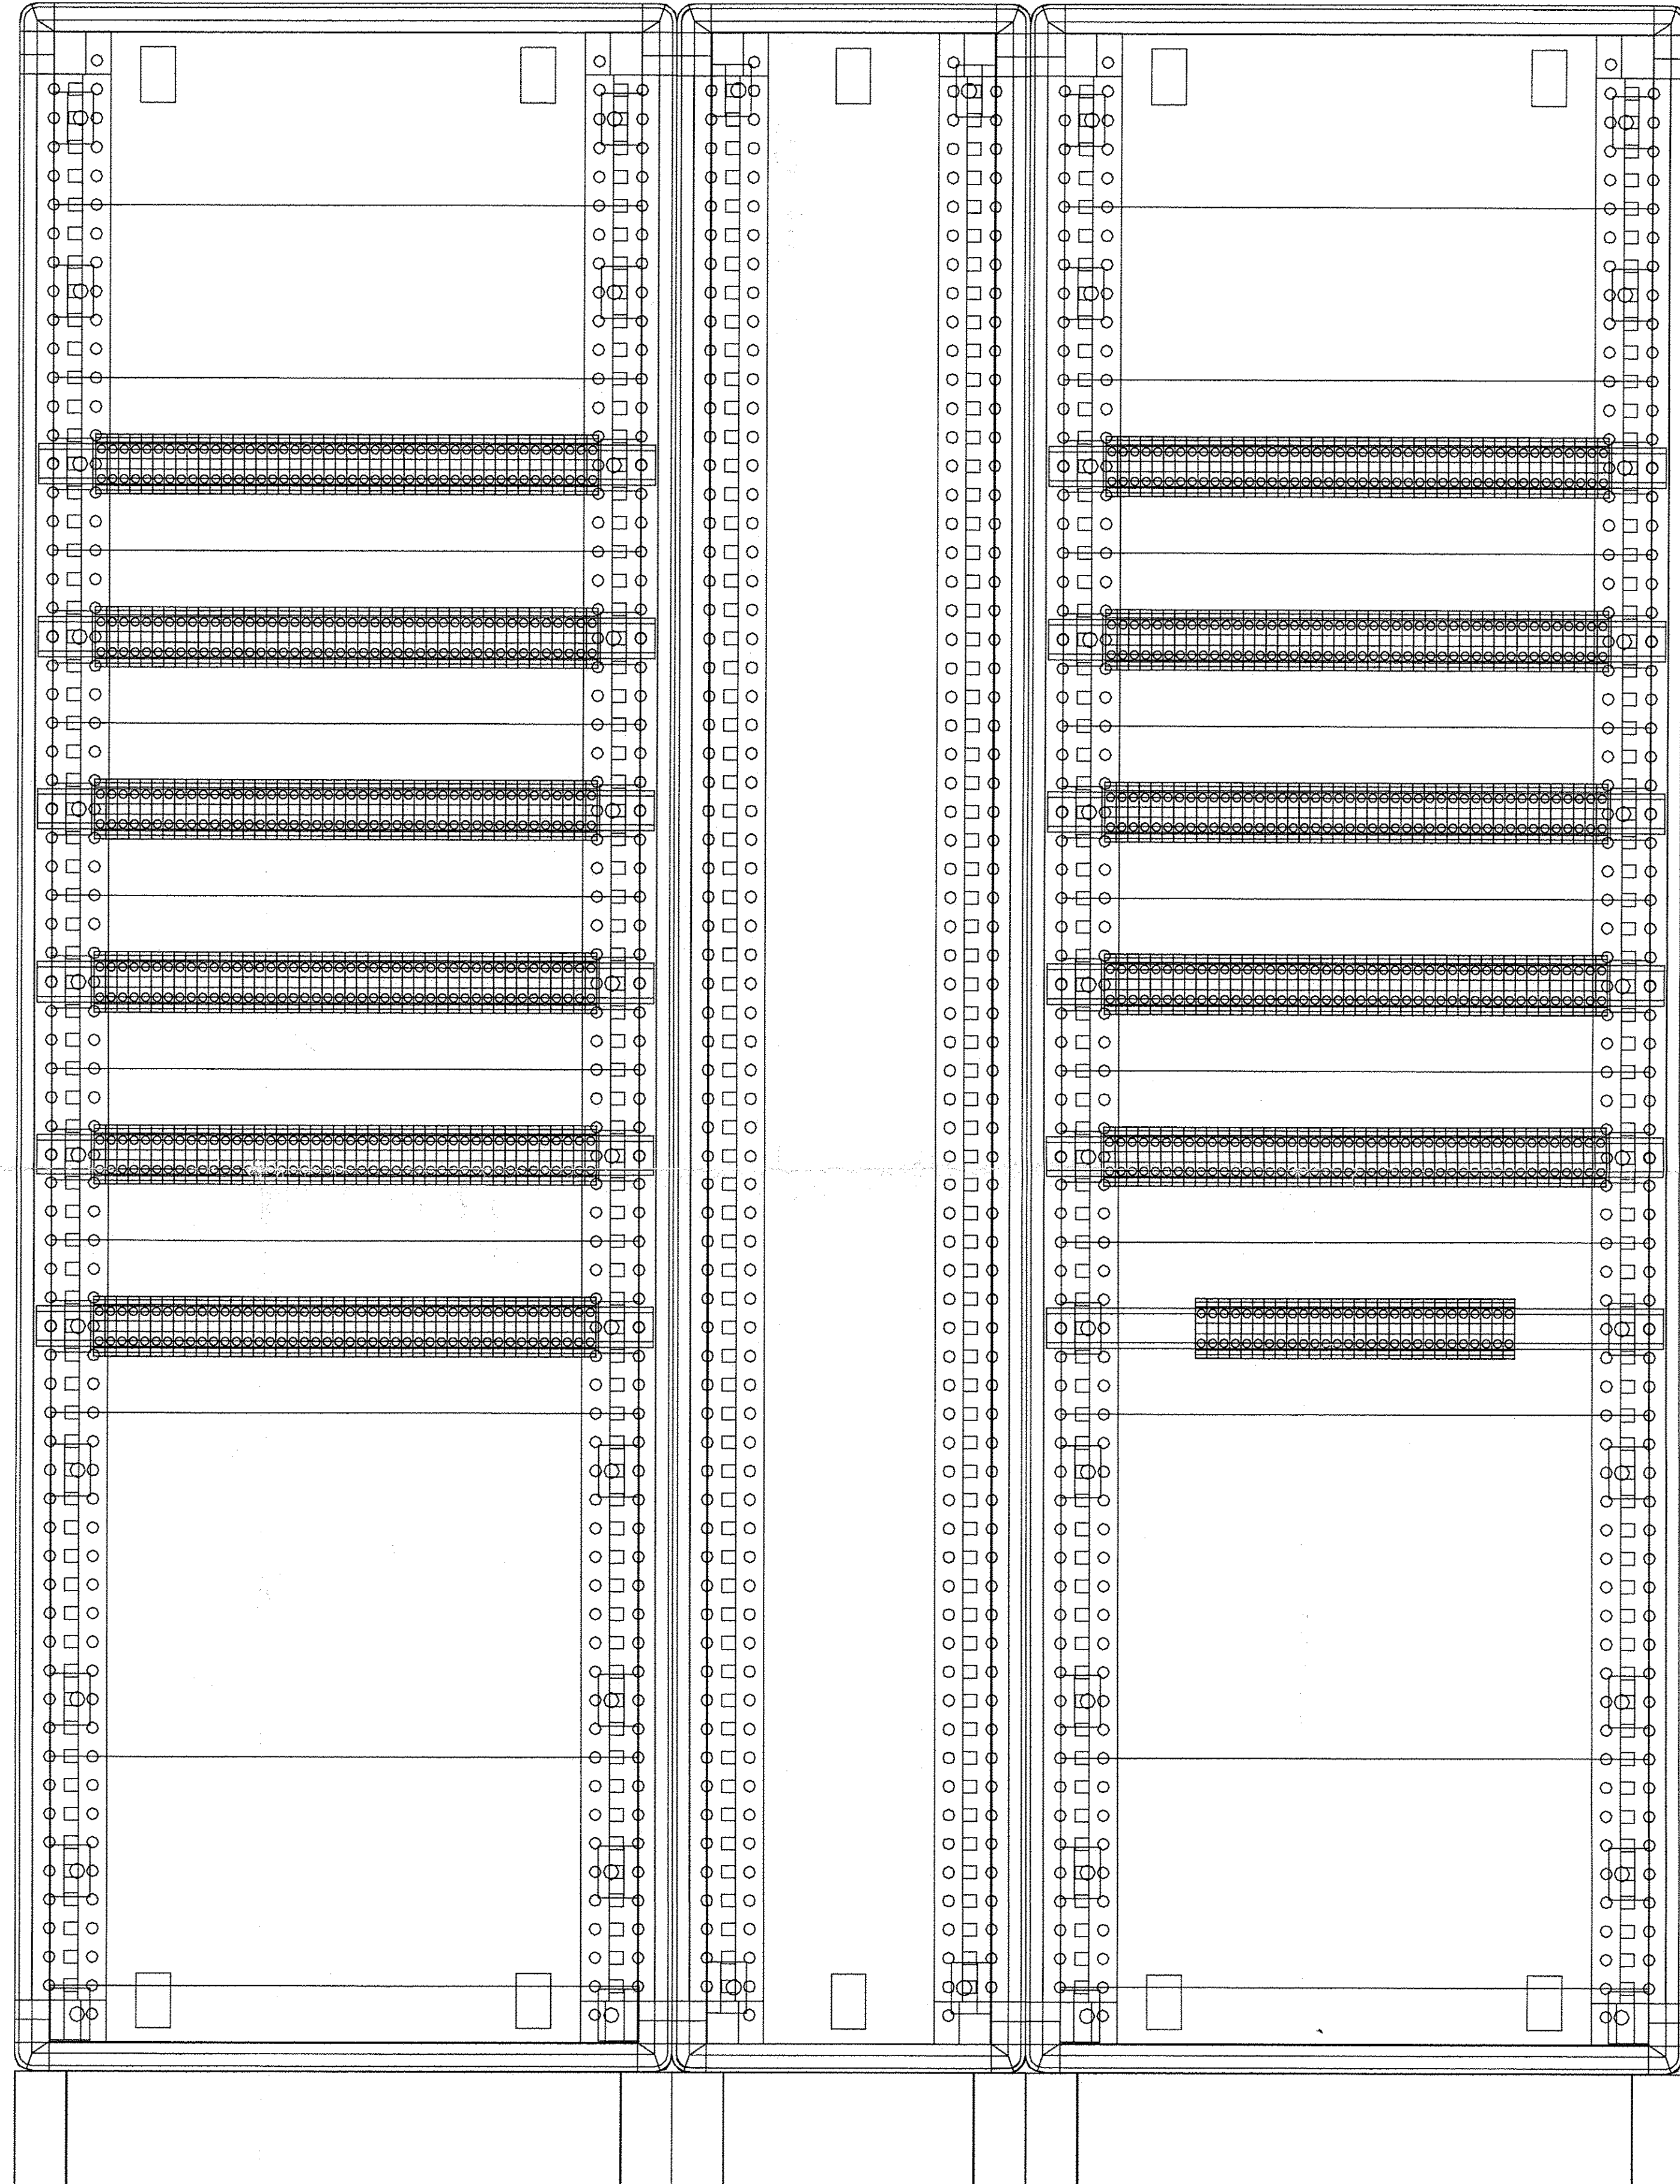

LEGENDA

- Obwody nieregulowane
 - Obwody regulowane
 - Obwody technologiczne
 - Obwody robocze
 - Obwody przeszkadowe
 - Obwody siłowe
 - Obwody sterujące
 - Punkt przyłączeniowy
 - Szafka sterująca - krosownica obwodów sterujących
 - Rozdzielnia główna oświetlenia scenicznego
 - Szafka krosownicza obwodów regulowanych
 - Panel sterujący, ścienny
- Oznaczenia tras kablowych
- $\frac{100}{100}$
 - $\frac{200}{100}$

URZĄD MIASTA KRAKOWA
WYDZIAŁ ARCHITEKTURY
I URBANISTYKI

Projekt 31-033 Kraków, Rynek Podgórecki 4

Budowa instalacji DSO oraz przebudowa instalacji elektrycznej, instalacji kablowej systemów scenicznych i niskoprądowych w teatrze im. Juliusza Słowackiego w Krakowie

Adres pl. Św. Ducha 1, pl. Św. Ducha 2, 31-023 Kraków

Investor Teatr im. Juliusza Słowackiego w Krakowie

Adres pl. Św. Ducha 1, 31-023 Kraków

Branżowe Biuro Projektowe

GORYCKI & SZNYTERMAN

HEADFIRST TECHNOLOGIES

Gorycki & Sznyterman Sp. z o. o.
ul. Chałubińskiego 53, 30-698 Kraków
tel. 012 259 13 00, fax 012 259 13 02
www.fggs.pl

Branża Elektryczna

Projektant mgr inż. Roman Sowiński

Nr Uprawnień MAP/0148/POE/06

Sprawdzający mgr inż. Robert Sludut

Nr Uprawnień MAP/0147/POE/06

Opracował mgr inż. Bartłomiej Szczygiel

Nazwa rysunku

Elewacje szaf i przyłączy

Data 10.2017 Skala 1:100 Format A2

Faza Projektu

PROJEKT BUDOWLANY

Nr Rysunku

TS-OS-08

Rewizja

0