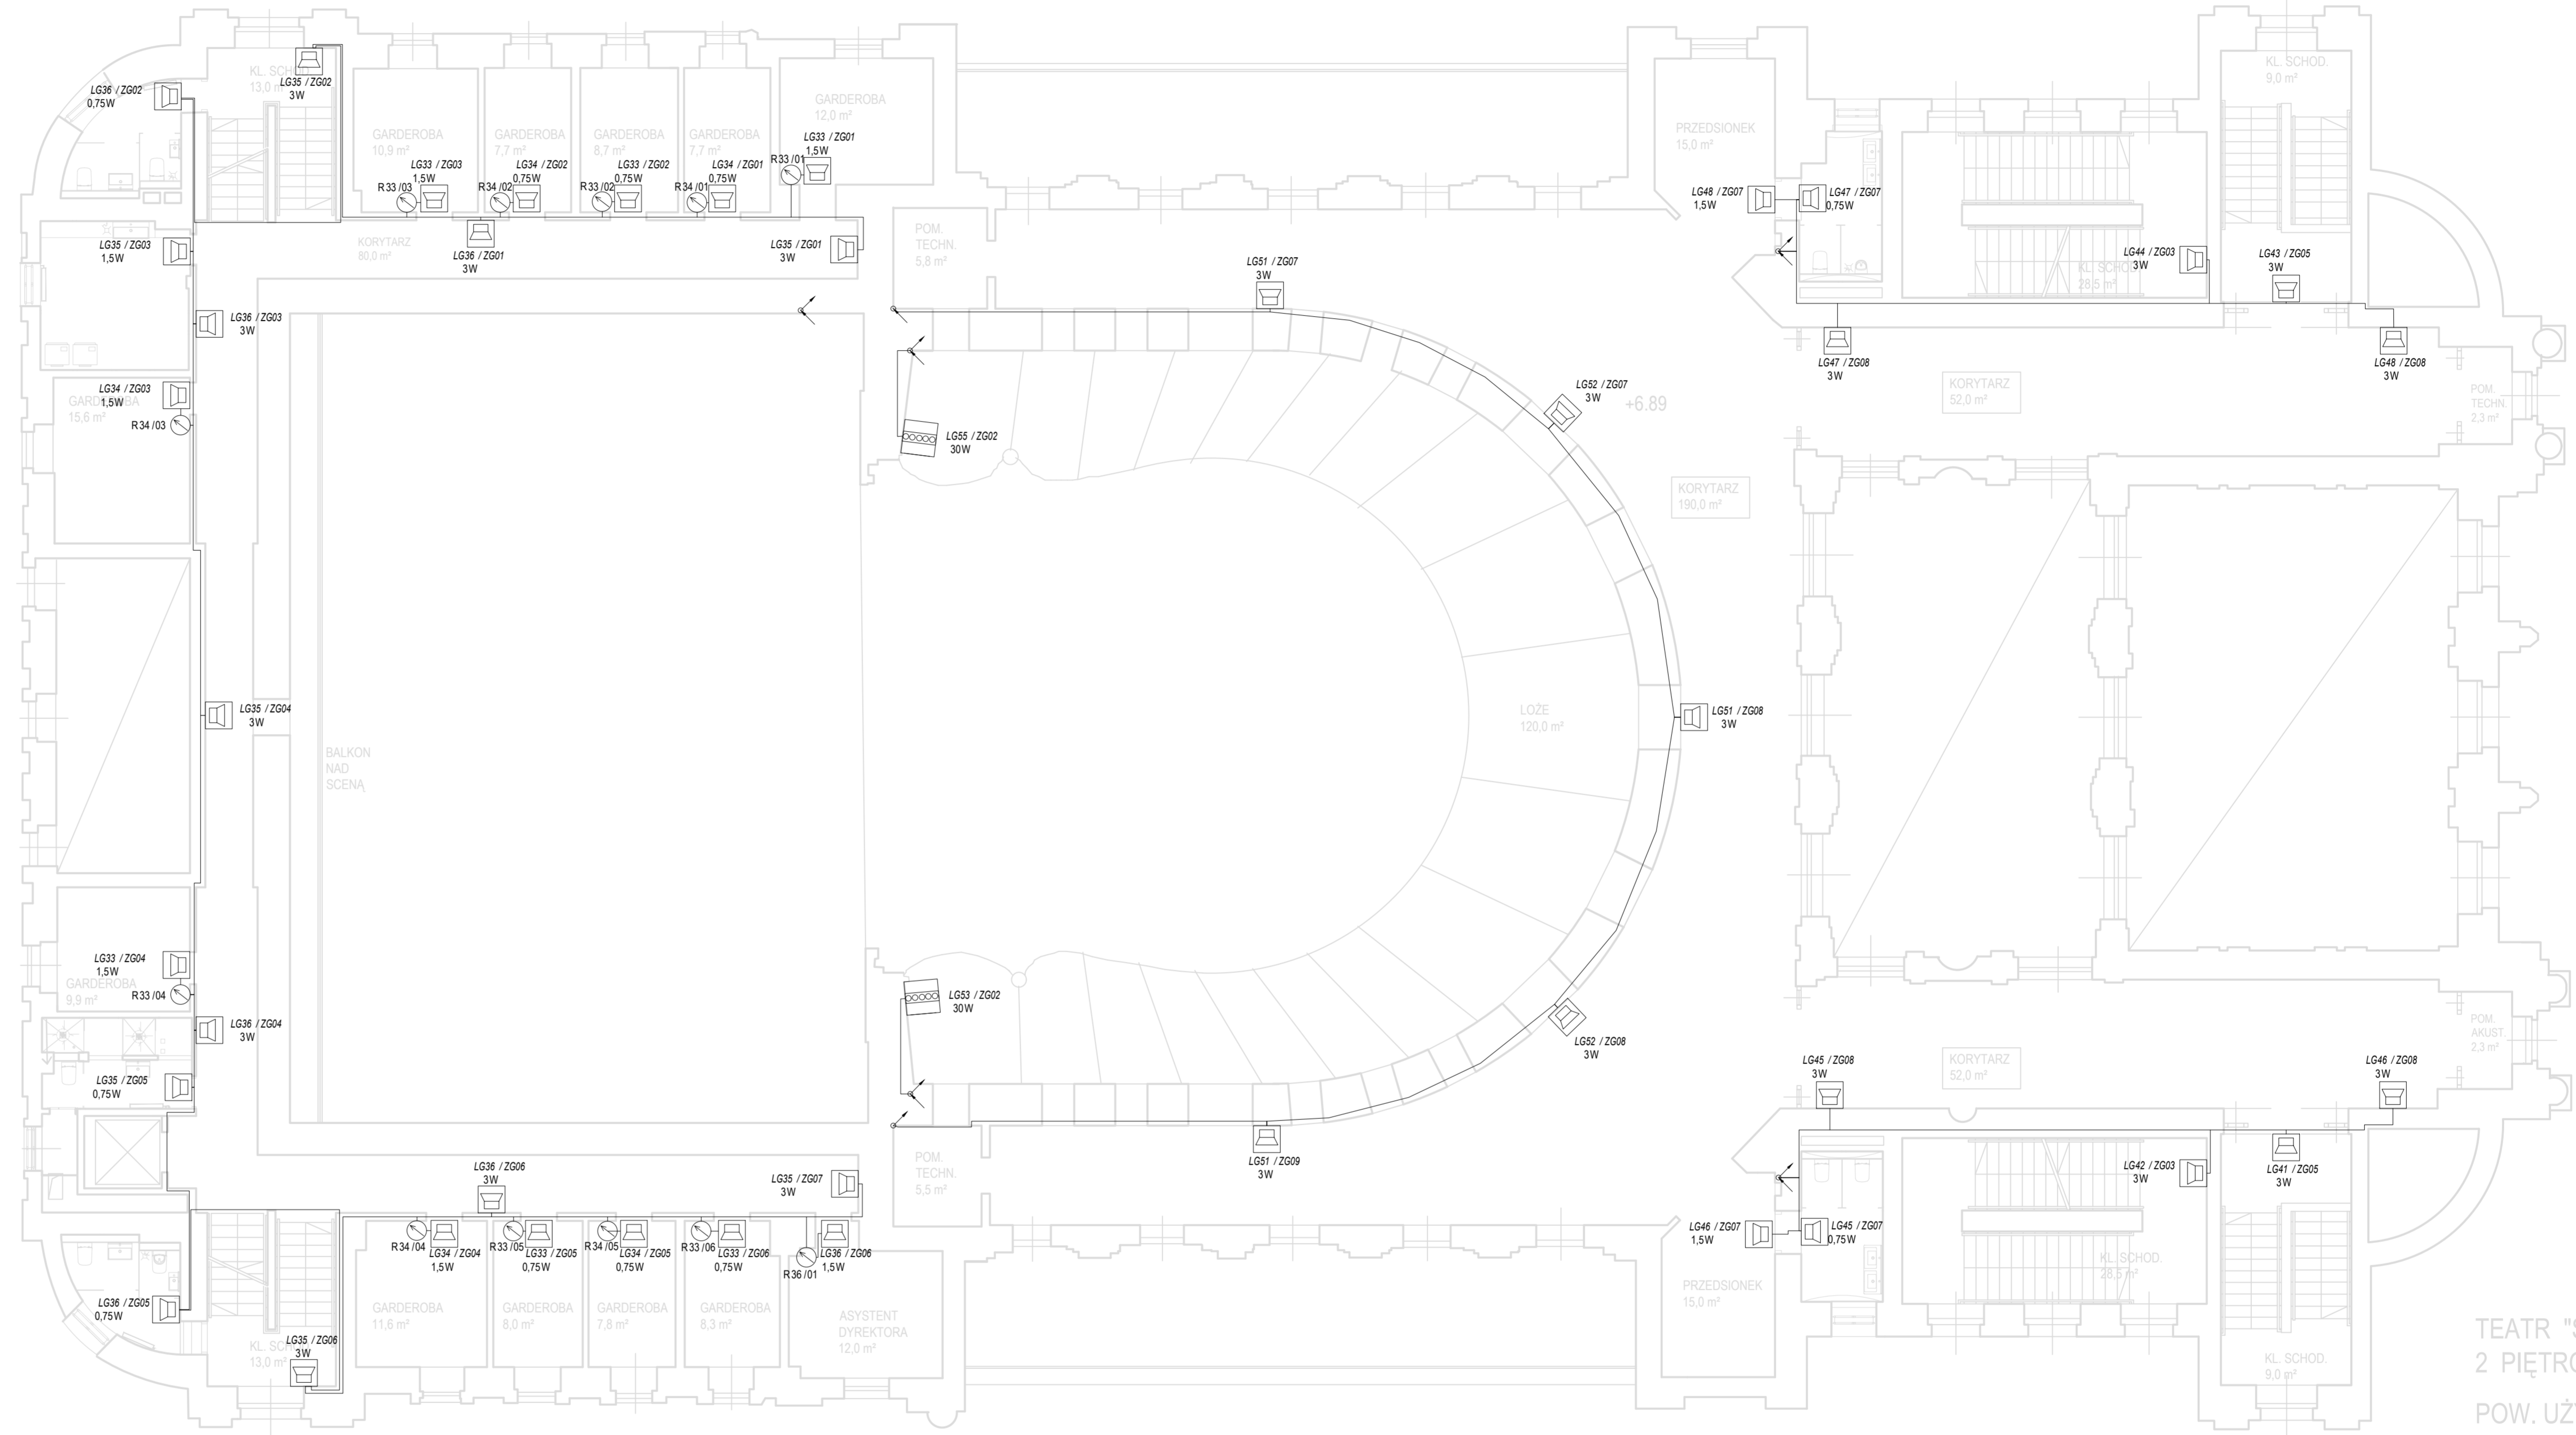
 


 
 


poz. +1.5



 
poz. +1.5




LEGENDA

-  ZESTAW GŁOSNIKÓWY. TYP: KOLUMNIA LBC3200
-  ZESTAW GŁOSNIKÓWY. TYP: SCIENNY WAC 165/6/PP1
-  ZESTAW GŁOSNIKÓWY. TYP: TUBOWY LBC3482
-  ZESTAW GŁOSNIKÓWY. TYP: PROJEKTOR LP1-UC10E-1
-  REGULATOR GŁOŚNOŚCI GW7130

OZNACZENIE TRAS KABLOWYCH


-  z góry
-  w głąb
-  z dołu

OZNACZENIE LINII GŁOSNIKOWYCH


-  LGxx

LINKA GŁOSNIKOWA NUMER

OZNACZENIE ZESTAWÓW GŁOSNIKOWYCH

-  LGxx / ZGyy / ZZW

KOD ODCZYNA

-  NUMER ZESTAWU GŁOSNIKOWEGO W KILKUMIENIOWYM PODZIEMNIU

LEGENDA SYMBOLÓW

- LGxx - LINIA GŁOSNIKOWA
- LSxx - LINIA SYGNALIZACYJNA
- LS1xx - LINIA STERUJĄCA
- STxx - SZAFKA TELETECHNICZNA

UWAGA - DŁUGOŚCI LINII PODANE SĄ SZACUNKOWO. NA PLANIE BUDOWY NALEŻY DOKONAĆ PONOWNEGO WZMIAROWANIA DŁUGOŚCI.

Projekt

Wymiana instalacji elektrycznej, instalacji kablowej systemów scenicznych oraz systemów niskoprądowych dla obiektu Teatru im. Juliusza Słowackiego oraz wykonanie instalacji DSO

Adres pl. Św. Ducha 1, pl. Św. Ducha 2, 31-023 Kraków

Inwestor Teatr im. Juliusza Słowackiego w Krakowie

Adres pl. Św. Ducha 1, 31-023 Kraków

Branszowe Biuro Projektowe

GORYCKI & SZNYTERMAN

HEADFIRST TECHNOLOGIES

Gorycki & Sznyterman Sp. z o.o.
ul. Chałubińskiego 53, 30-888 Kraków
tel. 012 259 13 00, fax 012 259 13 02
www.fggs.pl

Bransza Elektryczna

Projektant mgr inż. Bartłomiej Szczygiel *Szczygiel*

Sprawdzający mgr inż. Tomasz Topolski *Topolski*

Opracował mgr inż. Paweł Wąsowski *Wasowski*

Nazwa rysunku Dźwiękowy system ostrzegawczy poziom 2

Data 10.2017 **Skala** 1:100 **Format** A1+

Faza Projektu PROJEKT WYKONAWCZY

Nr Rysunku TS-DSO-06 **Revizja** 0