
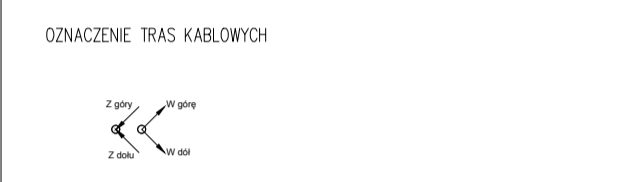


- LEGENDA**
- PA xx Przyłącze sygnałowe systemu elektroakustyki
  - PG xx Przyłącze głośnikowe głównego systemu nagłośnienia
  - PGF xx Przyłącze głośnikowe zestawów dogłosnienia frontu sceny
  - PGS xx Przyłącze głośnikowe zestawów dogłosnienia loży
  - PGK xx Przyłącze głośnikowe na korytarzach
  - PGF xx Przyłącze głośnikowe na Foyer oraz Westybulu
  - PA STAGE Przyłącze sygnałowe krosownicze na scenie
  - PA STAGE Przyłącze konsoly mikroskiej systemu nagłośnienia
  - PA STAGE Główna szafa krosownicza systemu elektroakustycznego
  - PA STAGE Szafa sprężelowa w amplifikatorach
  - PA STAGE Przyłącze sygnałowe systemu multimedialnego
  - PA STAGE Przyłącze rezperkie systemu multimedialnego
  - PA STAGE Główna szafa krosownicza systemu multimedialnego
  - PA STAGE Przyłącze sygnałowe systemu inspicjenta
  - PA STAGE Główna szafa inspicjenta
  - PA STAGE Szafa sprzętowa systemu inspicjenta
  - PA STAGE Transparent podświetlony "OSZA"
  - PA STAGE Zegar systemu inspicjenta
  - PA STAGE Kamera podglądu sceny i widowni
  - PA STAGE Sygnalizator akcji scenicznej
  - PA STAGE Przyłącze telewizora podglądu akcji scenicznej
  - PA STAGE Tablica elektryczna systemu elektroakustycznego
  - PA STAGE Tablica elektryczna systemu multimedialnego oraz systemu inspicjenta

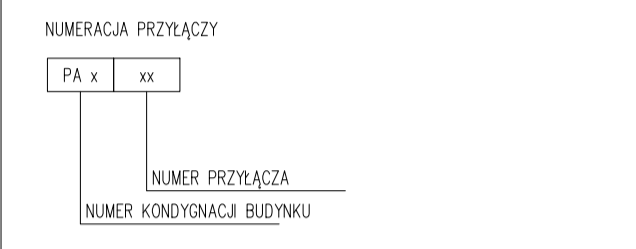

**Projekt**  
Wymiana instalacji elektrycznej, instalacji kablowej systemów scenicznych oraz systemów niskoprądowych dla obiektu Teatru im. Juliusza Słowackiego oraz wykonanie instalacji DSO

**Adres**  
pl. Św. Ducha 1, pl. Św. Ducha 2,  
31-023 Kraków

**Investor**  
Teatr im. Juliusza Słowackiego  
w Krakowie

**Adres**  
pl. Św. Ducha 1,  
31-023 Kraków

**Branszowe Biuro Projektowe**  
**GORYCKI & SZNYTERMAN**  
**HEADFIRST TECHNOLOGIES**  
Gorycki & Sznylerman Sp. z o. o.  
ul. Chałubińskiego 53, 30-698 Kraków  
tel. 012 259 13 00, fax 012 259 13 02  
www.fpgs.pl

**Branża** Elektryczna

**Projektant**  
mgr inż. Bartłomiej Szczygiel *Szczygiel*

**Sprawdzający**  
mgr inż. Tomasz Topolski *Topolski*

**Opracował**  
mgr inż. Paweł Wąsowski *Wasowski*

**Nazwa rysunku**  
Instalacje systemów Audio-Video  
poziom +4

**Data** 10.2017 **Skala** 1:100 **Format** A1+

**Faza Projektu** PROJEKT WYKONAWCZY

<b>Nr Rysunku</b>	TS-AV-06	<b>Rewizja</b>	0
-------------------	----------	----------------	---