


1.5

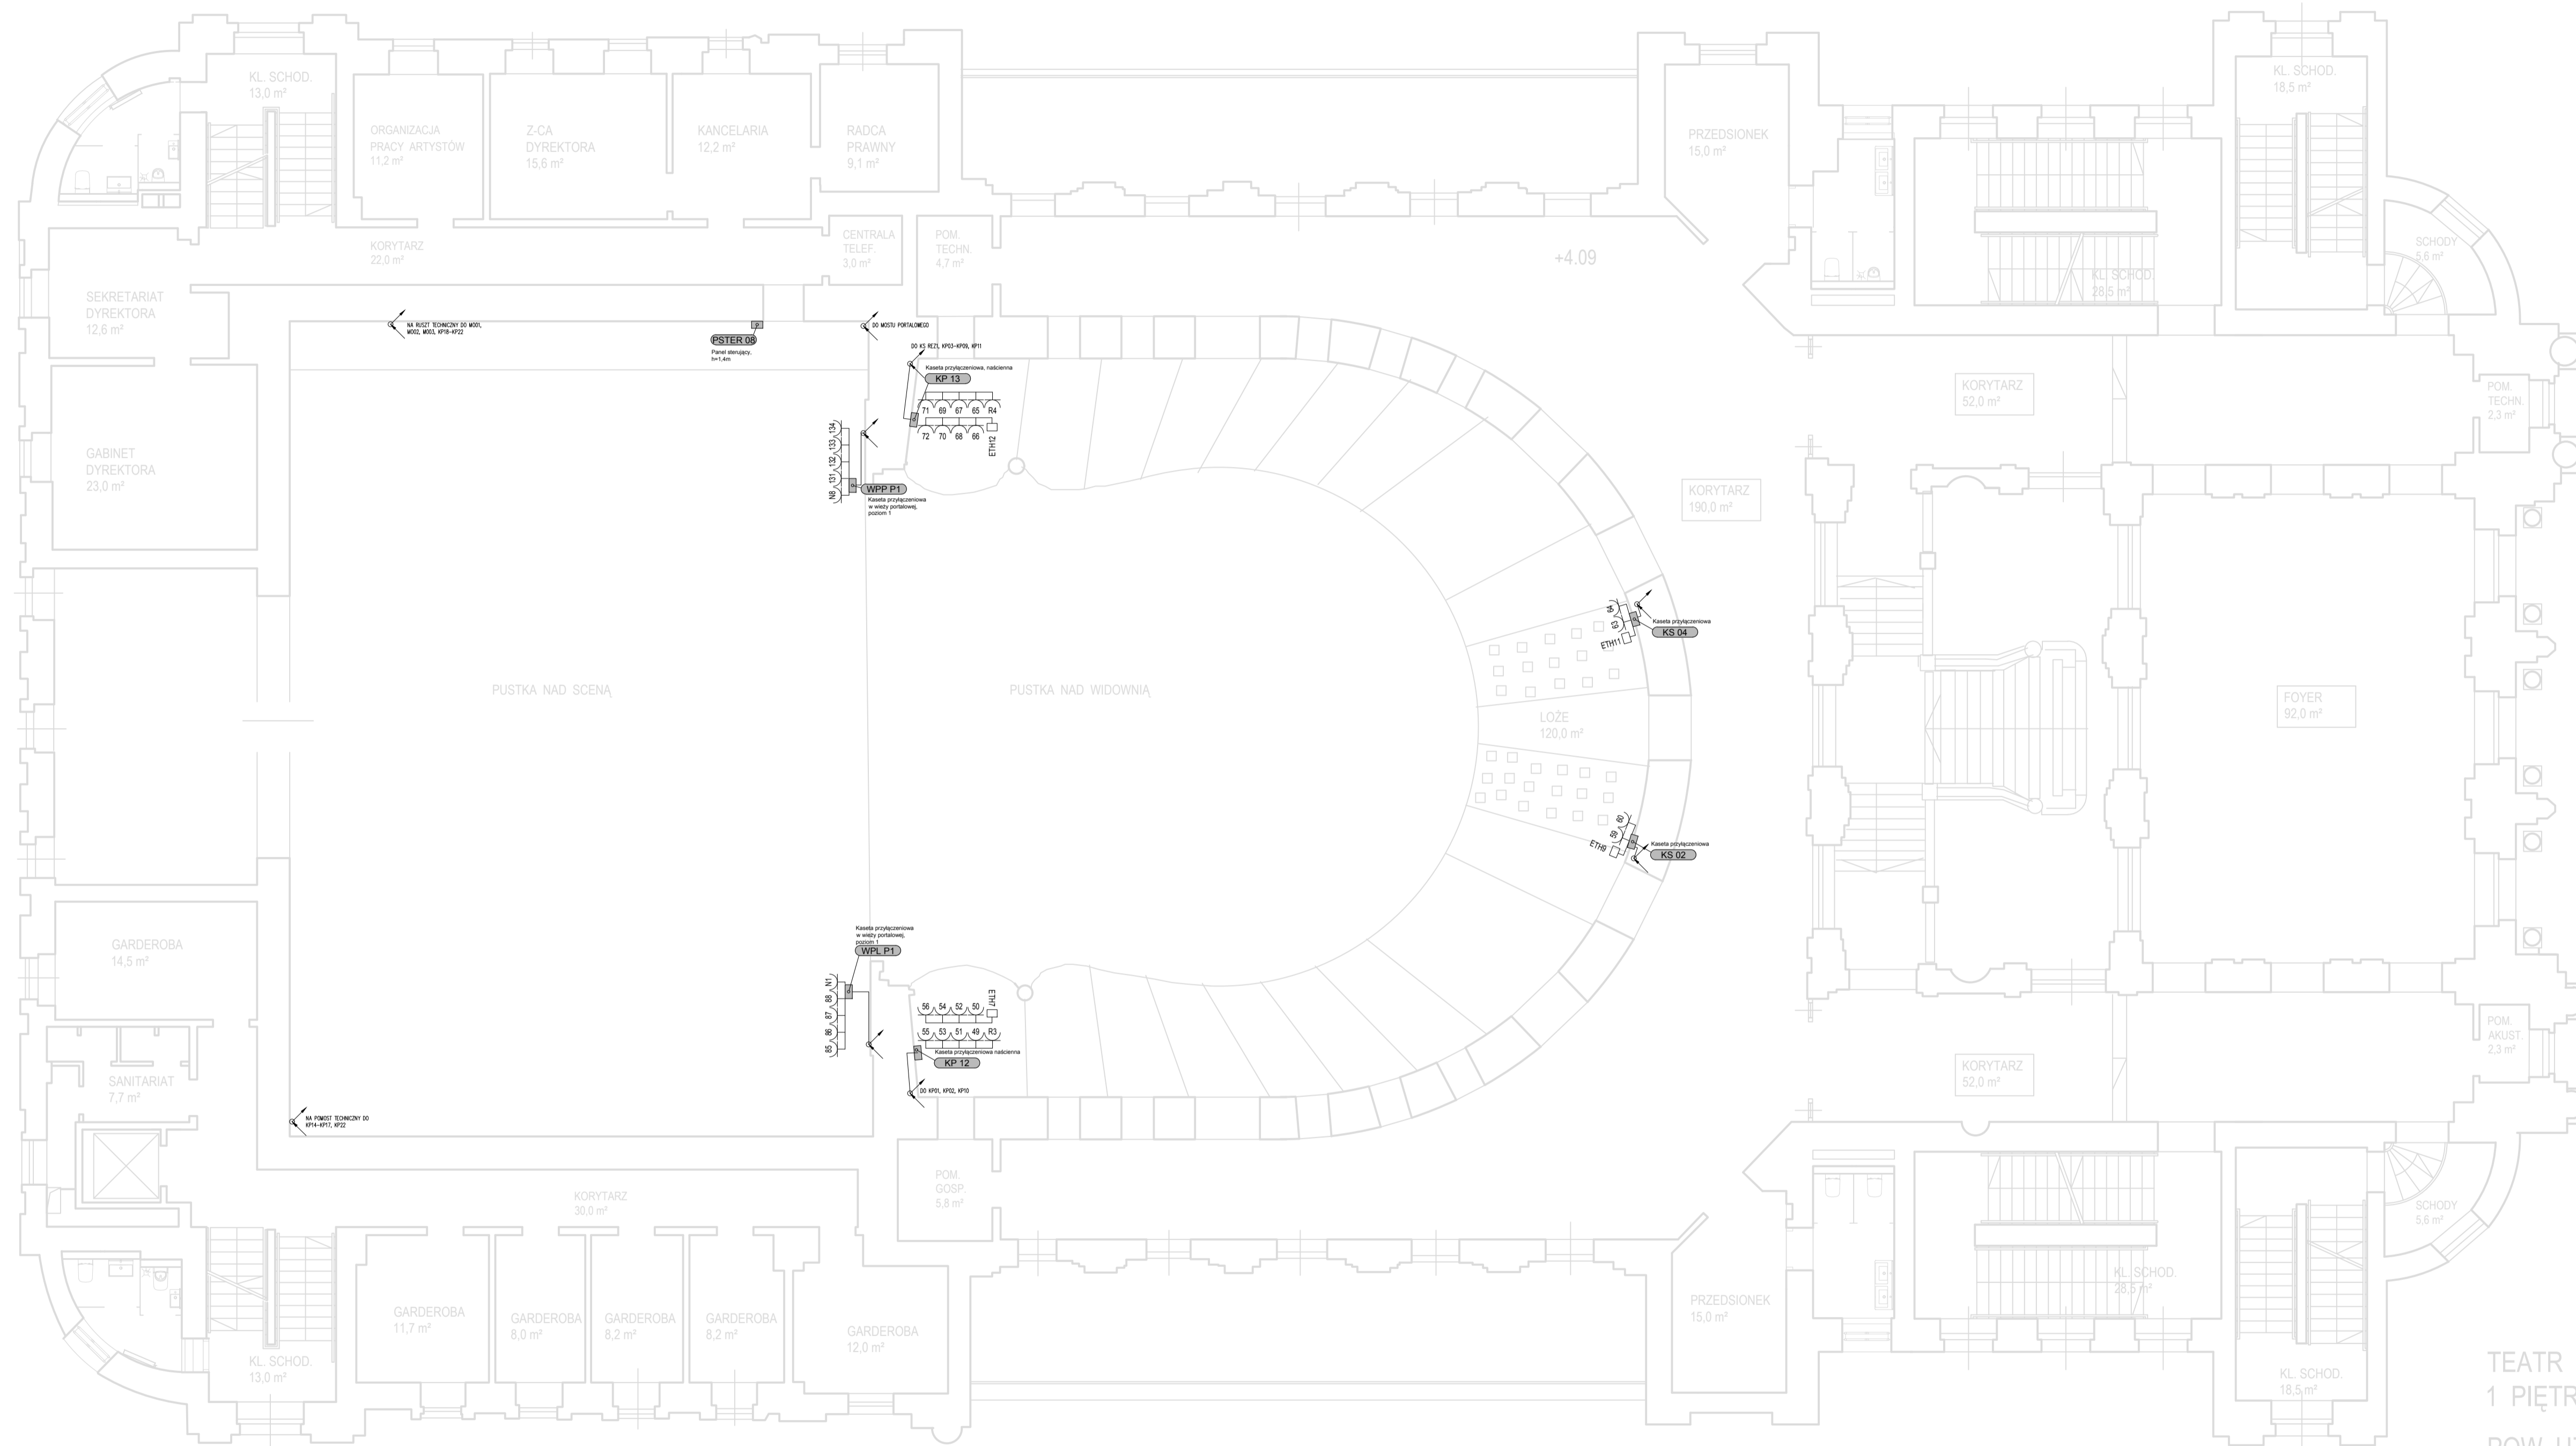

- LEGENDA**
- Obwody nieregulowane
  - Obwody regulowane
  - Obwody technologiczne
  - Obwody robocze
  - Obwody przeszkadowe
  - Obwody siłowe
  - Obwody sterujące
  - Punkt przyłączeniowy
  - Szafka sterująca - krosownica obwodów sterujących
  - Rozdzielnia główna oświetlenia scenicznego
  - Szafa krosownicza obwodów regulowanych
  - Panel sterujący, ścienny
- Oznaczenia tras kablowych**
- 1 m
  - 2 m
  - 3 m
  - 4 m
  - 5 m
  - 6 m
  - 7 m
  - 8 m
  - 9 m
  - 10 m

iz. +0.5

TEATR "SŁOWA  
1 PIĘTRO  
POW. UŻYTKOWE

**Projekt**  
Wymiana instalacji elektrycznej, instalacji kablowej systemów scenicznych oraz systemów niskoprądowych dla obiektu Teatr im. Juliusza Słowackiego oraz wykonanie instalacji DSO

**Adres**  
pl. Św. Ducha 1, pl. Św. Ducha 2, 31-023 Kraków

**Inwestor**  
Teatr im. Juliusza Słowackiego w Krakowie

**Adres**  
pl. Św. Ducha 1, 31-023 Kraków

**Branżowe Biuro Projektowe**  
**GORYCKI & SZNYTERMAN**

**HEADFIRST TECHNOLOGIES**  
Gorycki & Sznyterman Sp. z o.o.  
ul. Chałubińskiego 53, 30-698 Kraków  
tel. 012 259 13 00, fax 012 259 13 02  
www.fpgs.pl

**Branża** Elektryczna

**Projektant**  
mgr inż. Bartłomiej Szczygiel

**Nr Uprawnień** - **Podpis**

**Sprawdzający**  
mgr inż. Tomasz Topolski

**Nr Uprawnień** - **Podpis**

**Opracował**  
mgr inż. Paweł Wąsowski

**Nr Uprawnień** - **Podpis**

**Nazwa rysunku**  
Instalacje oświetlenia scenicznego poziom +1

**Data** 10.2017 **Skala** 1:100 **Format** A1+

**Faza Projektu** PROJEKT WYKONAWCZY

**Nr Rysunku** TS-OS-04 **Rewizja** 0