


+1.5

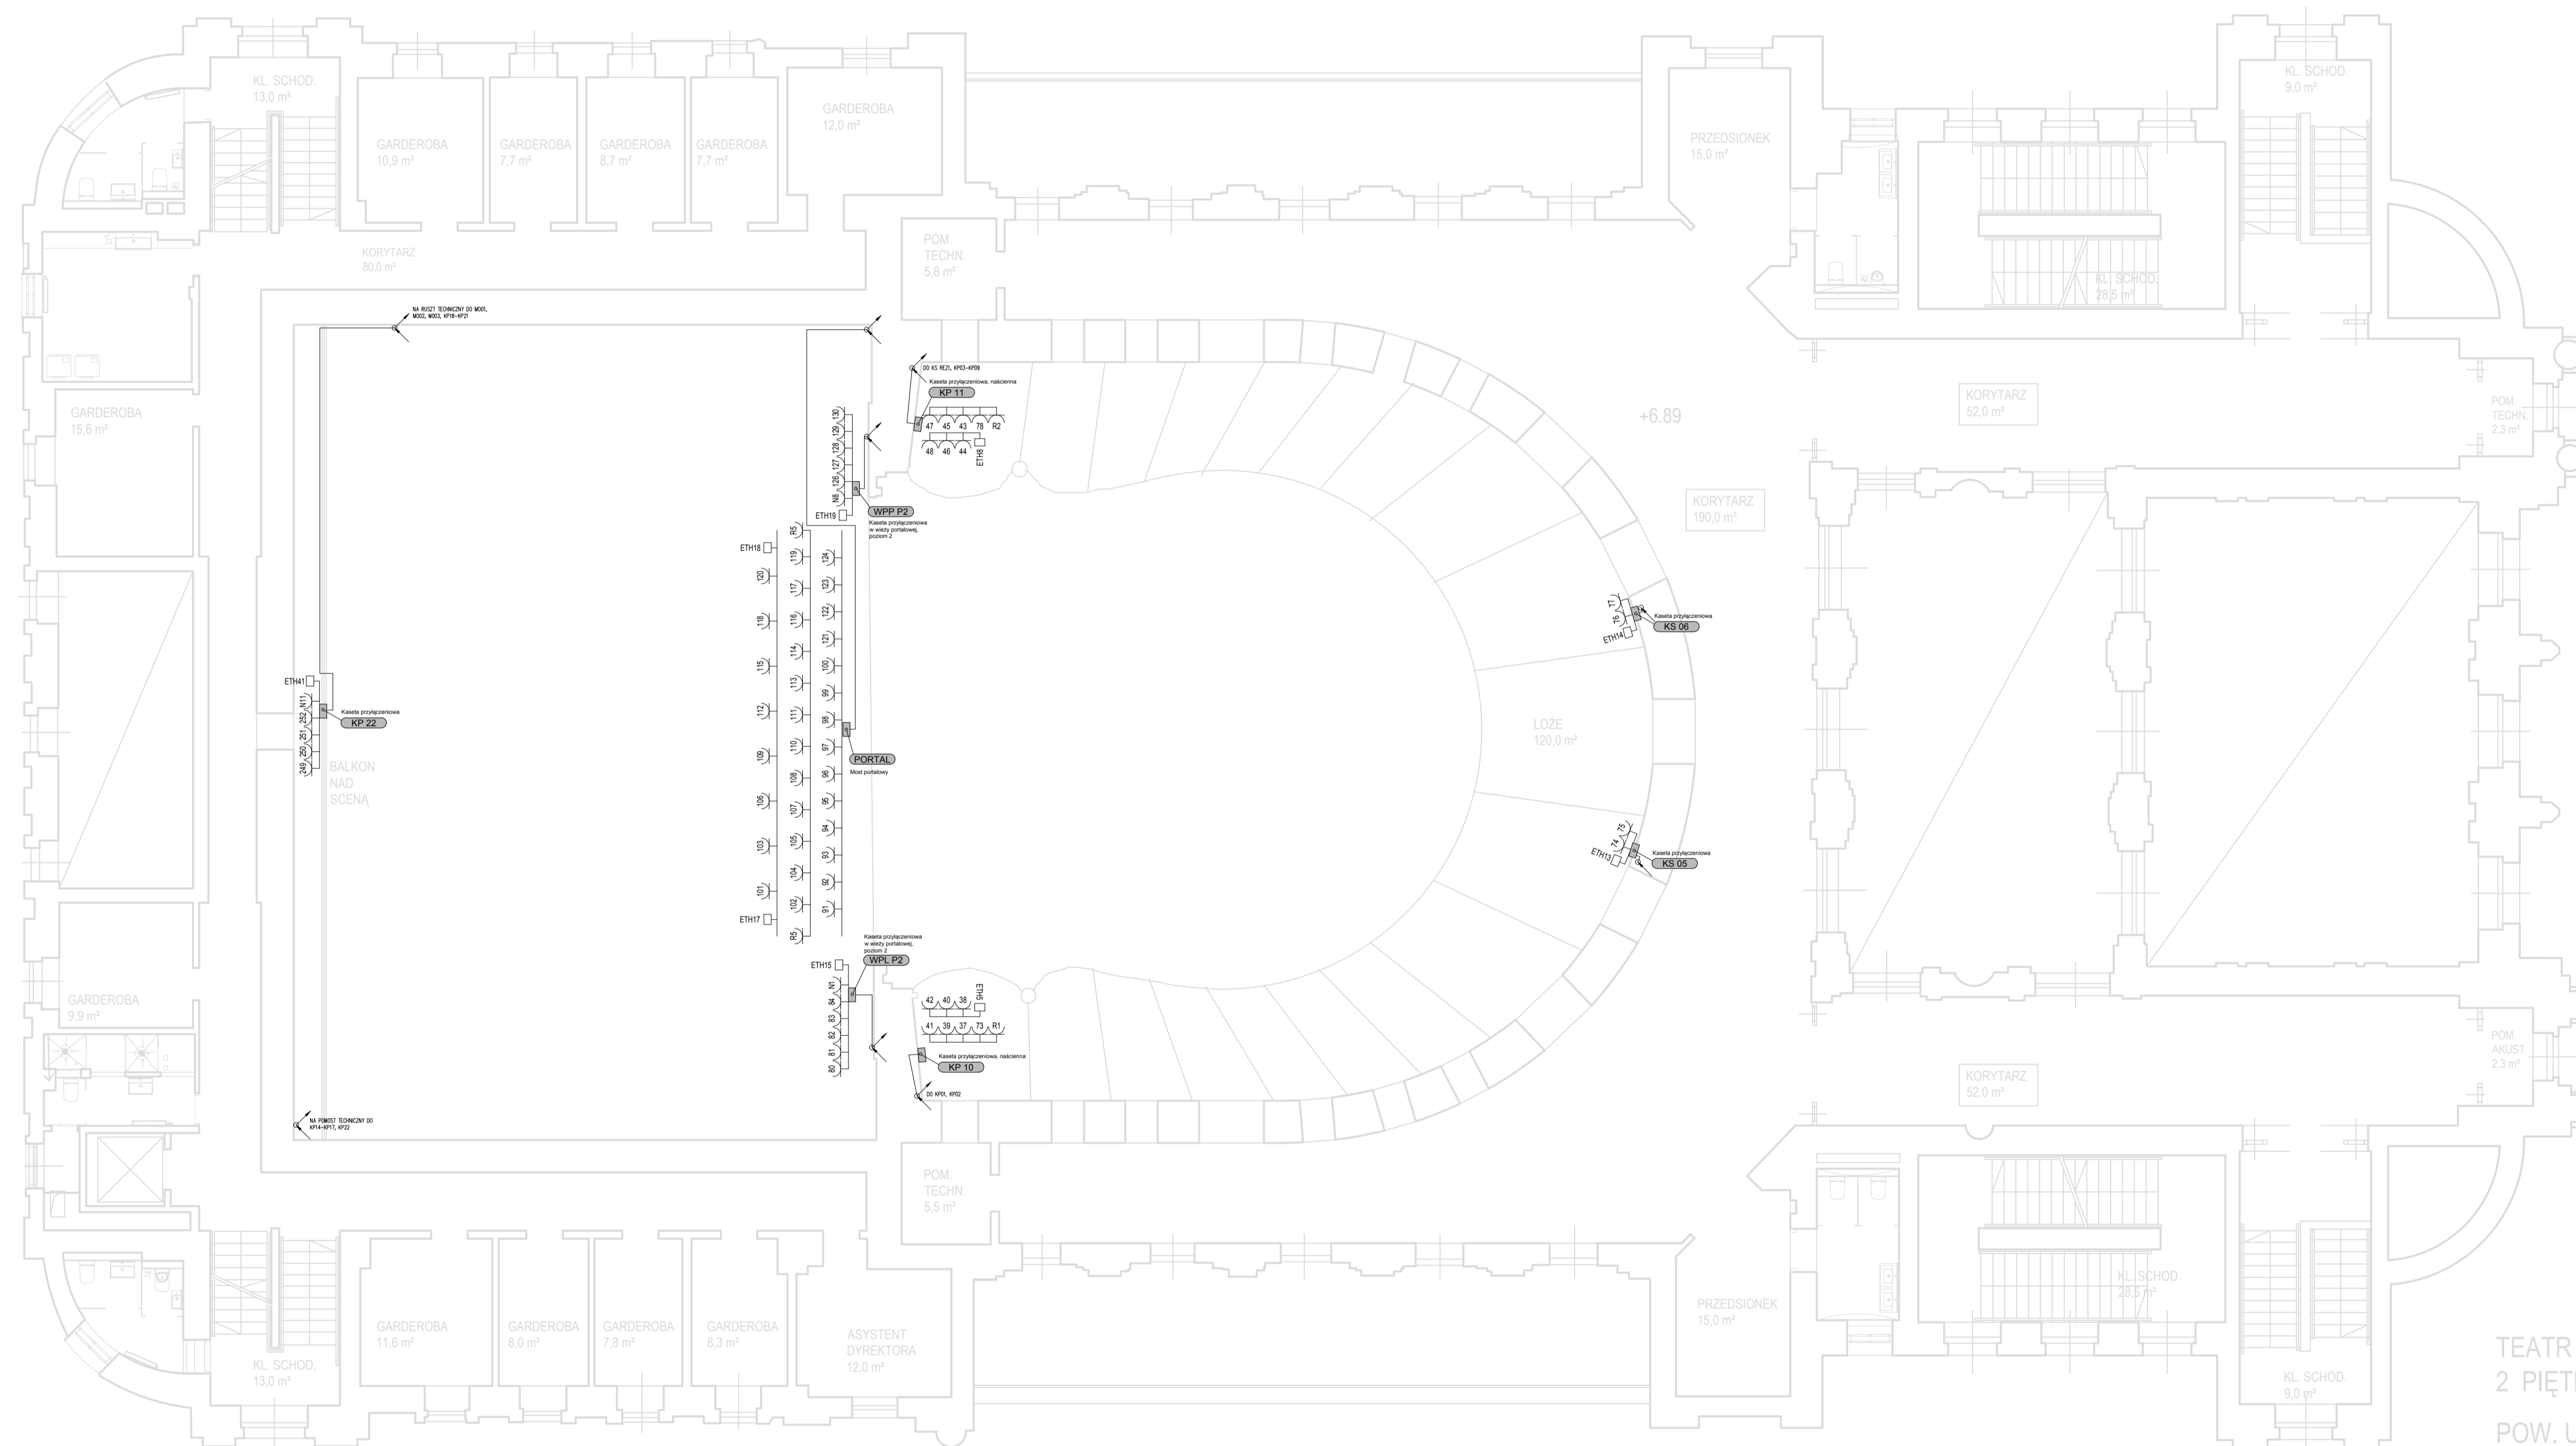

poz. +1.5

- LEGENDA**
- Obwody nieregulowane
 - Obwody regulowane
 - Obwody technologiczne
 - Obwody robocze
 - Obwody przeskadowe
 - Obwody siłowe
 - Obwody sterujące
- Punkt przyłączeniowy
 - Szafka sterująca - krosownica obwodów sterujących
 - Rozdzielnia główna oświetlenia scenicznego
 - Szafa krosownicza obwodów regulowanych
 - Panel sterujący, ścienny
- Oznaczenia tras kablowych
- 1 m
 - 2 m
 - 3 m
 - 4 m
 - 5 m
 - 6 m
 - 7 m
 - 8 m
 - 9 m
 - 10 m
 - 11 m
 - 12 m
 - 13 m
 - 14 m
 - 15 m
 - 16 m
 - 17 m
 - 18 m
 - 19 m
 - 20 m

Projekt
Wymiana instalacji elektrycznej, instalacji kablowej systemów scenicznych oraz systemów niskoprądowych dla obiektu Teatru im. Juliusza Słowackiego oraz wykonanie instalacji DSO

Adres
 pl. Św. Ducha 1, pl. Św. Ducha 2, 31-023 Kraków

Investor
 Teatr im. Juliusza Słowackiego w Krakowie

Adres
 pl. Św. Ducha 1, 31-023 Kraków

Branzowe Biuro Projektowe
GORYCKI & SZNYTERMAN

HEADFIRST TECHNOLOGIES

Gorycki & Sznyterman Sp. z o.o.
 ul. Chałubińskiego 53, 30-699 Kraków
 tel. 012 259 13 00, fax 012 259 13 02
 www.fpgs.pl

Branża **Elektryczna**

Projektant
 mgr inż. Bartłomiej Szczygiel

Nr Uprawnień - Podpis

Sprawdzający
 mgr inż. Tomasz Topolski

Nr Uprawnień - Podpis

Opracował
 mgr inż. Paweł Wąsowski

Nr Uprawnień - Podpis

Nazwa rysunku

Instalacje oświetlenia scenicznego poziom +2

Data 10.2017 Skala 1:100 Format A1+

Faza Projektu **PROJEKT WYKONAWCZY**

Nr Rysunku **TS-OS-05** Rewizja 0

TEATR "SŁO
2 PIĘTRO
POW. UŻYTK